
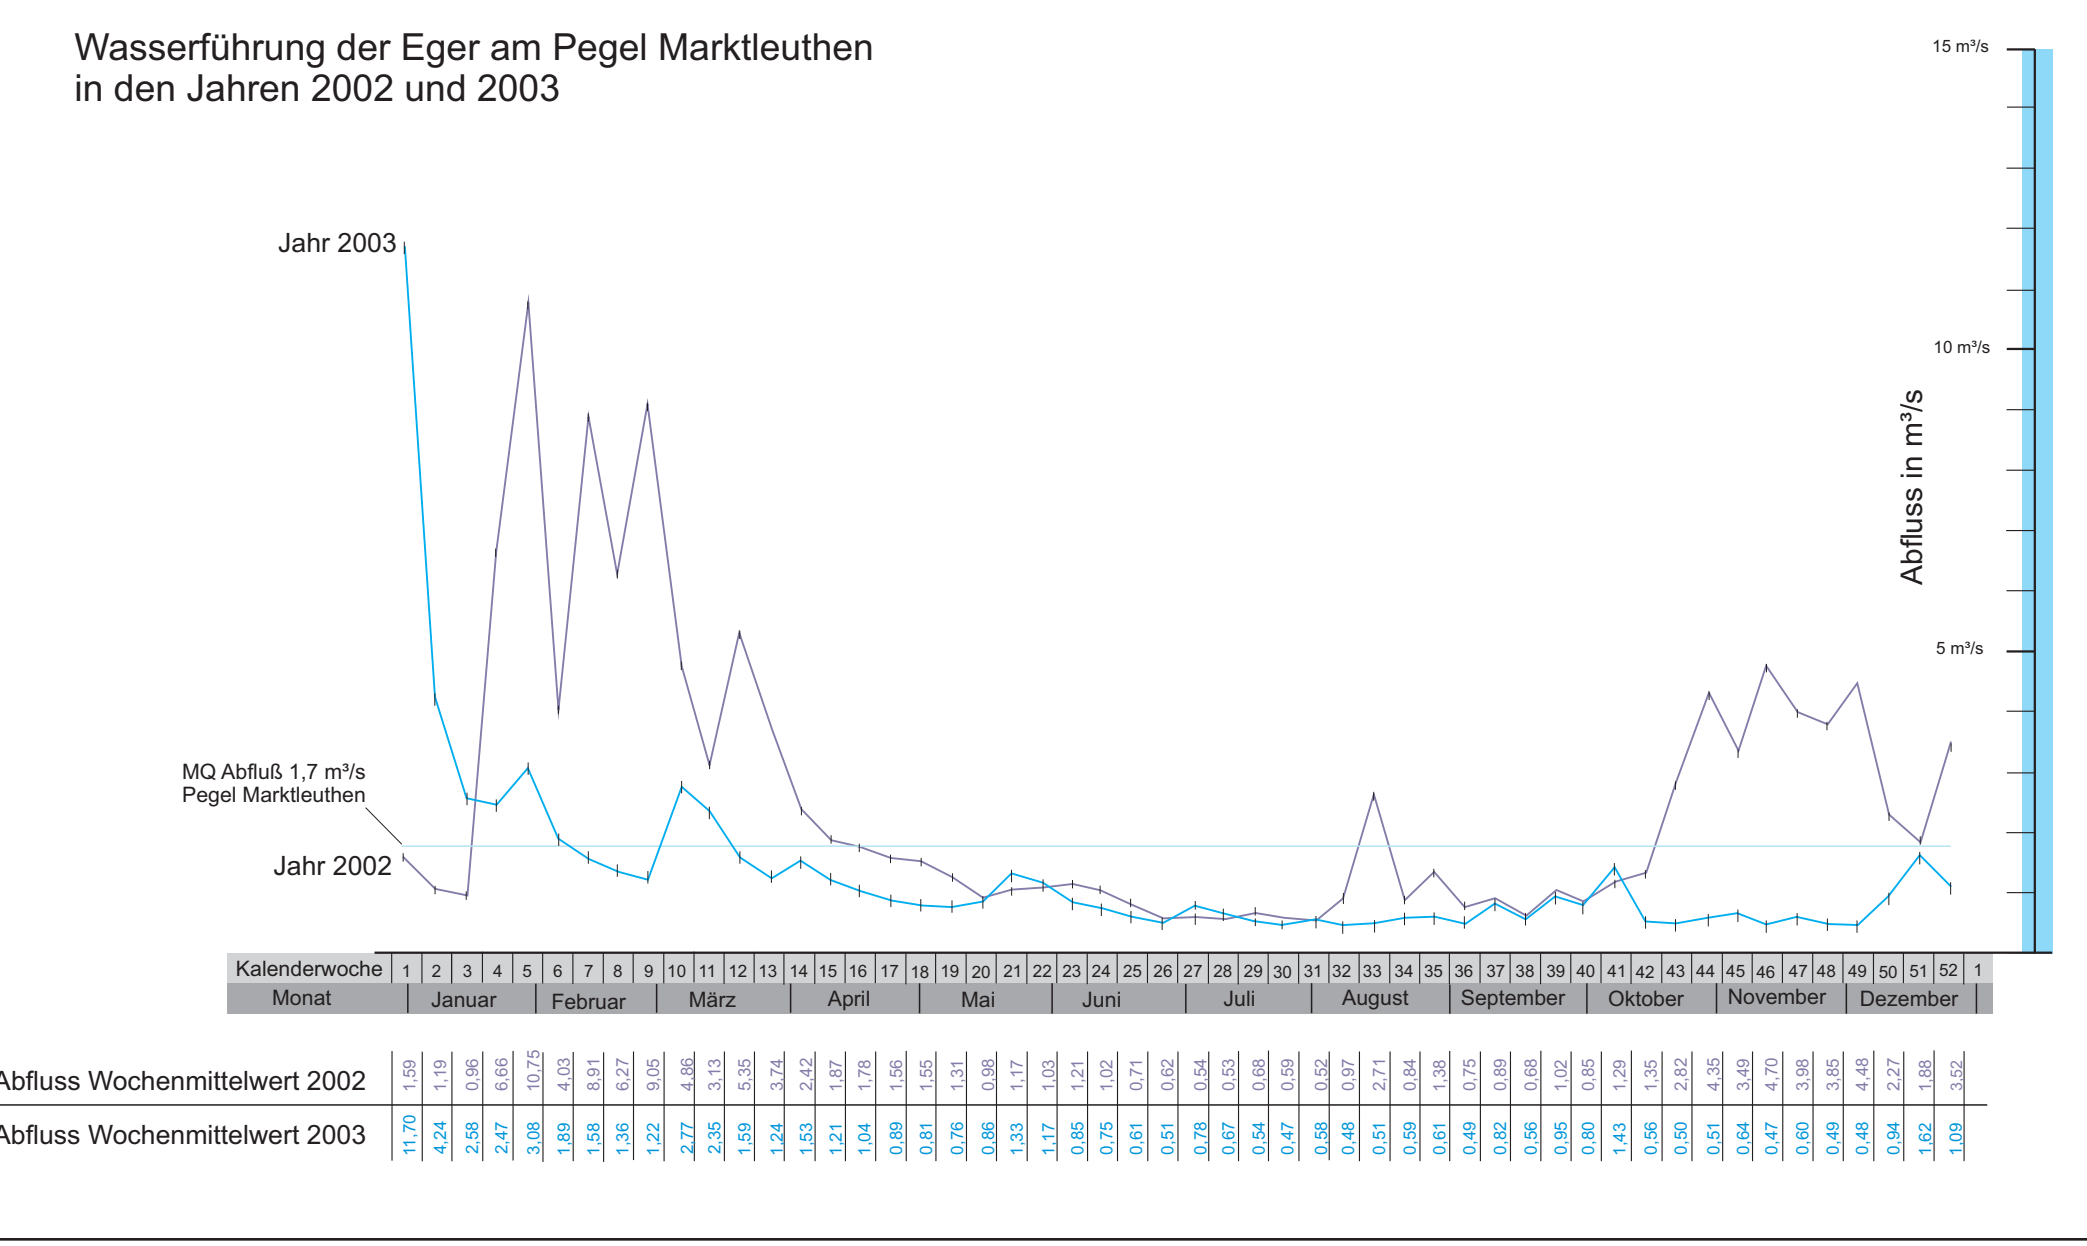
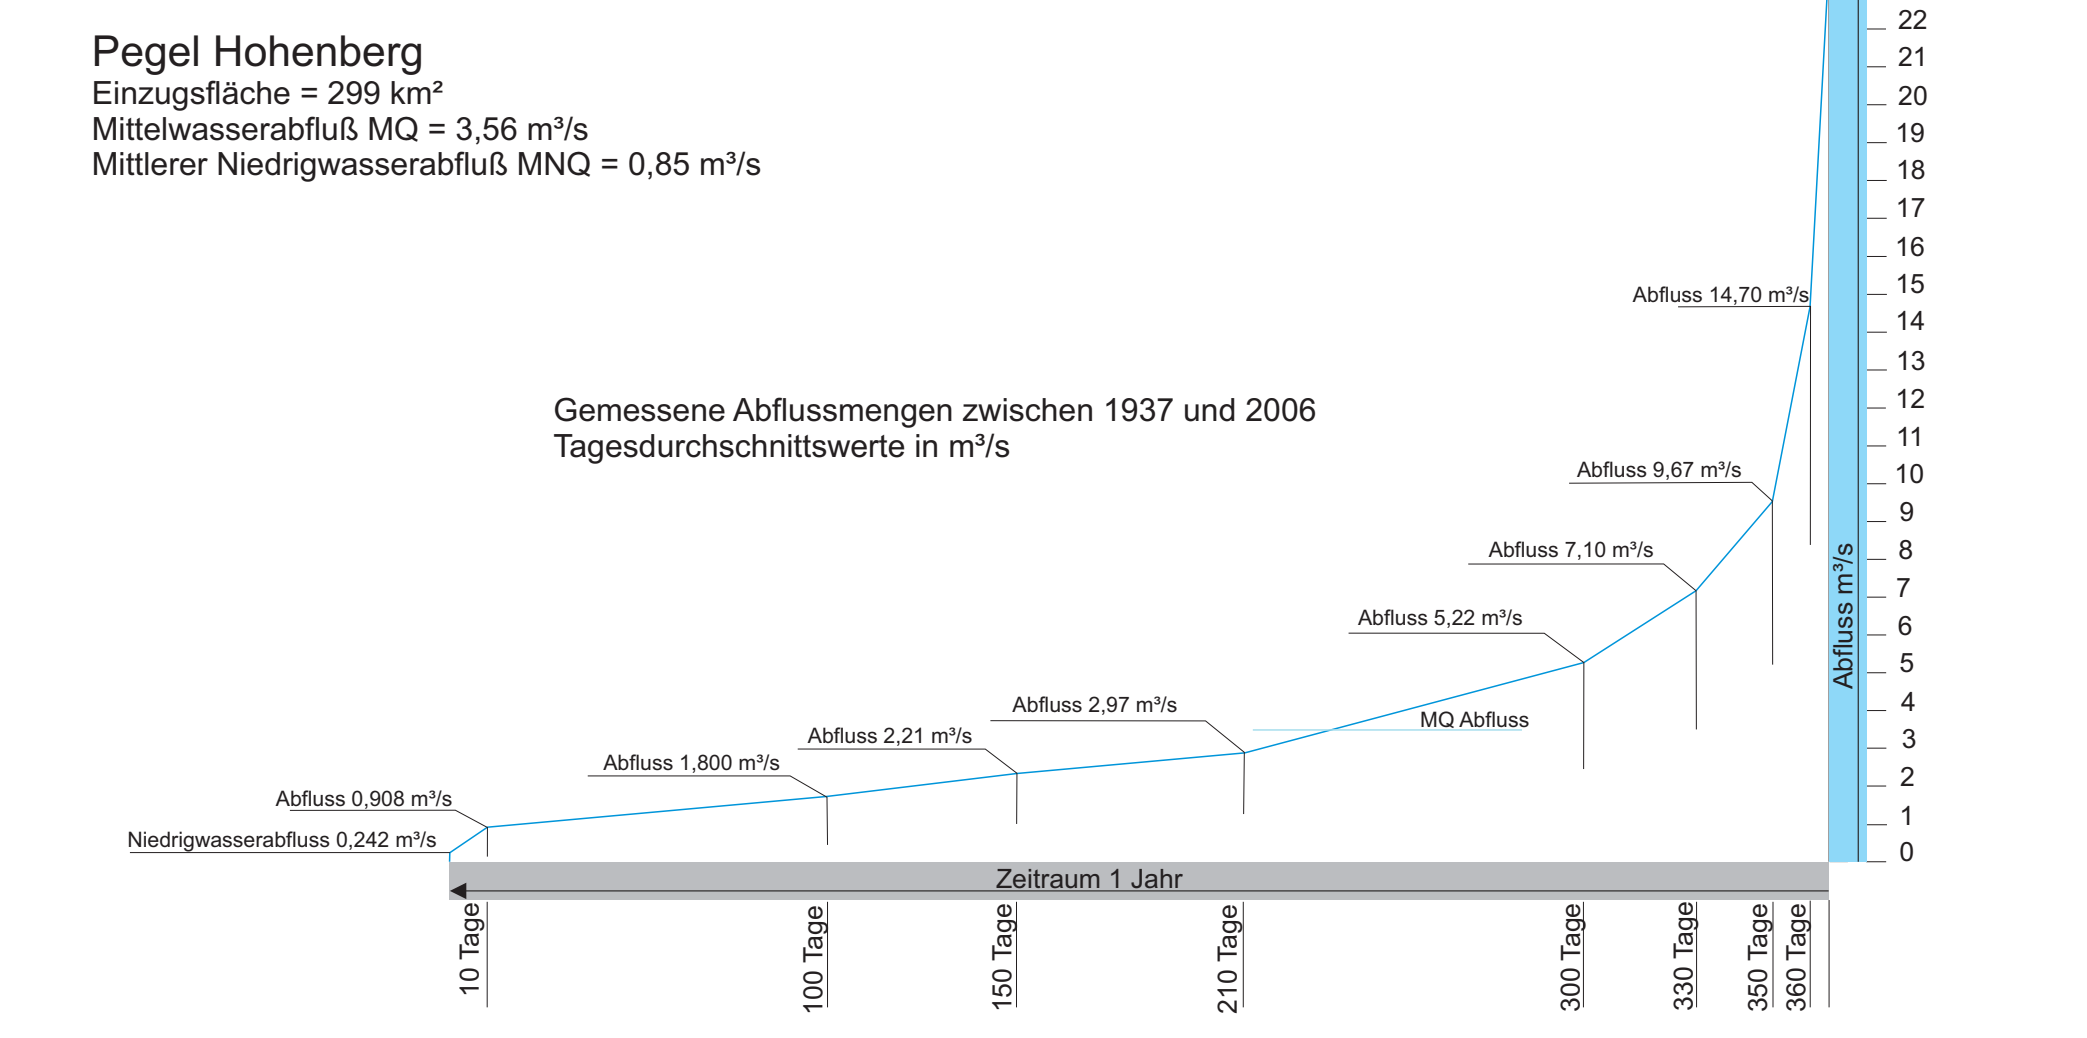


Wasserführung der Eger

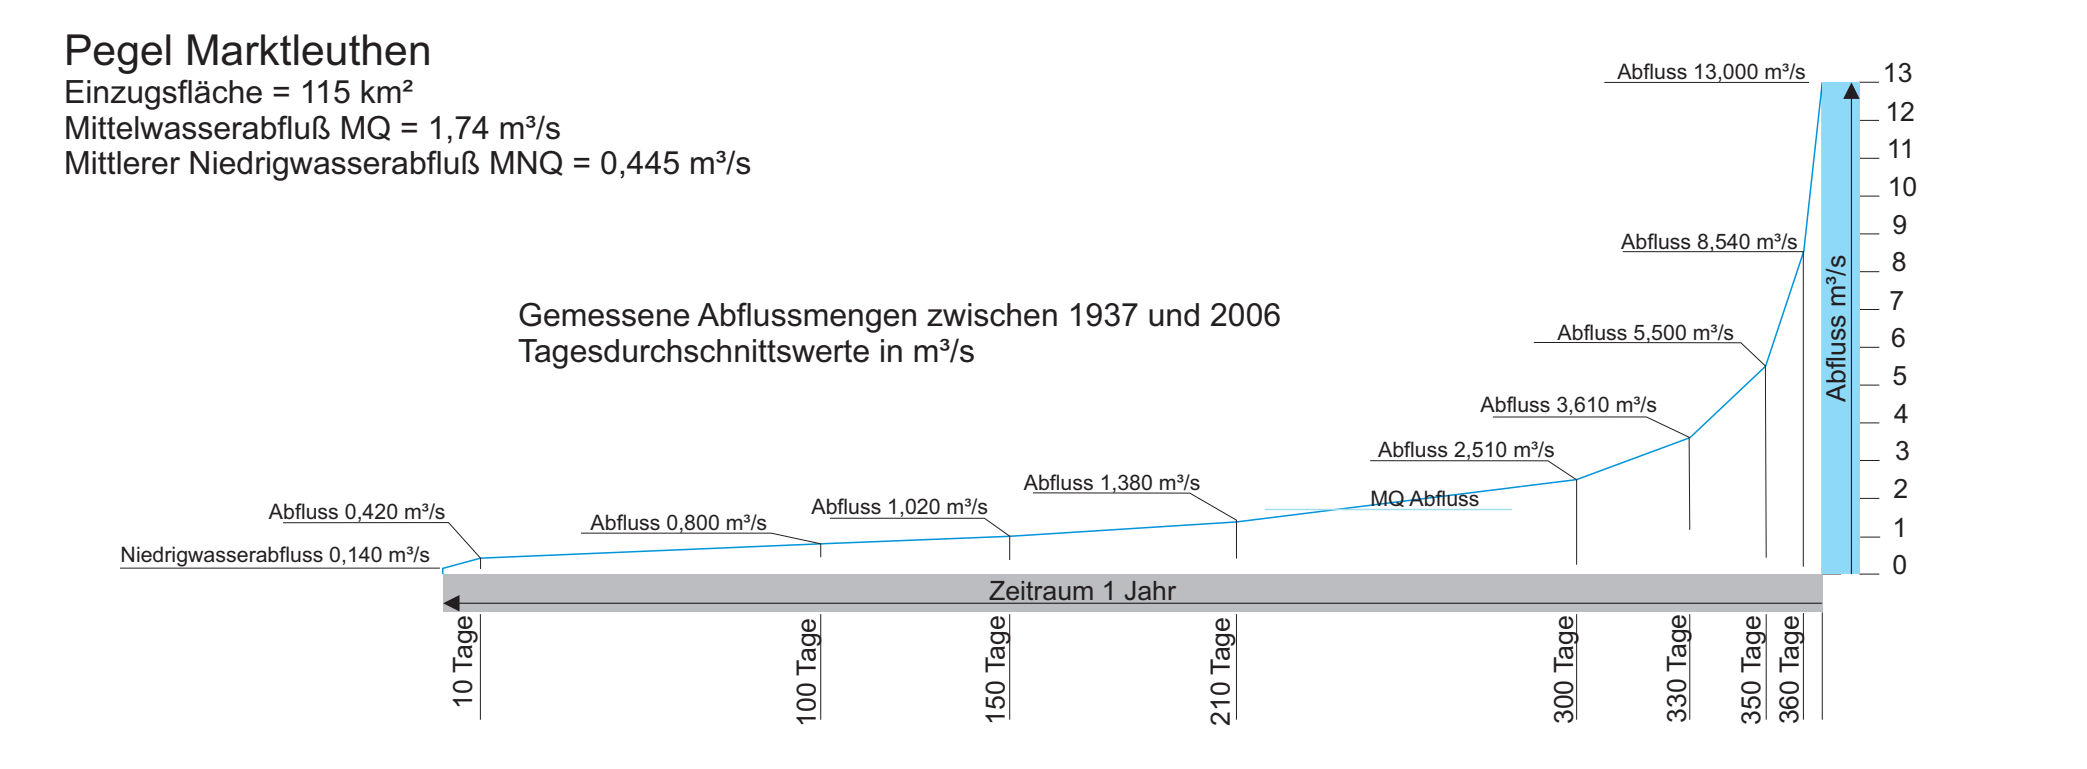

Vorhaben: Wasserrahmenrichtlinie Umsetzungskonzept für den FWK 5_F005, Gew II und III Eger		Anlage: 3
Vorhabensträger: Freistaat Bayern vertreten durch das WWA Hof Landkreis: Wunsiedel		Plan-Nr.:
Maßstab: 1: 50 000	Lageplan Gewässerübersicht	entw. 27.06.2017 Labindzius gez. 27.06.2017 Labindzius gepr. 29.06.2017 Bernhardt
Entwurfsverfasser		Wasserwirtschaftsamt Hof
Datum Unterschrift Entwurfsverfasser Datum Unterschrift Vorhabensträger		entw. _____ gez. _____ gepr. _____